

LEGENDA LOCALI & ATTIVITÀ	
LOCALI TECNICI	
DEPOSITI	
LABORATORIO RESTAURO/ANALISI/FOTOGRAFICO	
SALE E PERCORSI ESPOSITIVI PERMANENTI	
PERCORSI D'ESODO VERTICALI	
FILTRO A PROVA DI FUMO	

LEGENDA LOCALI & ATTIVITÀ	
-- p -->	- Persone che percorrono la via di esodo
	- Percorso d'esodo orizzontale
	- Percorso d'esodo in discesa
	- Percorso d'esodo in salita
---	- Percorso d'esodo dai piani interrati
---	- Percorso d'esodo dal piano terra
---	- Percorso d'esodo dai piani fuori terra

AFFOLLAMENTO PIANO INTERRATO: 660 persone
EX-ACCADEMIA SALE ESPOSITIVE: 120 persone
SALA ESPOSITIVA PERMANENTE: 360 persone
AREE MOSTRE TEMPORANEE: 180 persone



GA*ENGINEERING Torino Milano Roma Catania
Via Assietta, 17 - 10128 Torino
+39 011 0566426
+39 011 0432005
info@gae-engineering.com
segreteria@pec.gaeengineering.com
www.gae-engineering.com

MUSEO EGIZIO
Via Accademia delle Scienze - Torino



COMMITTEE FONDAZIONE MUSEO DELLE
ANTICHITA' EGIZIE DI TORINO

PROGETTO



(Dir. Tecnico)
Ing. G. G. Amaro
(Progettista)
Ing. G. G. Amaro
01 10 52282

TIMBRI - FIRME

AMBITO NULLA OSTA DI FATTIBILITA'

LIVELLO STUDIO
FATTIBILITA'

ELABORATO PIANTA PIANO PRIMO INTERRATO

N. 01


DATA 27/02/2022

SCALA 1:200

REV	DESCRIZIONE	REDATTO	CONTROLLATO	APPROVATO
01	Prima emissione	EVU	MCA	GGA
03	-- --			

settore	commessa GA*	liv. prog.	tipo documento	livello/piano	n° elaborato	rev.
AN	22GAeAN001	SF	PTA	P-1	01	01

E' vietata la riproduzione, in qualunque modo e forma, in tutto o in parte del documento senza l'autorizzazione di Gae Engineering. Non può essere utilizzato per scopi diversi da quelli disciplinati dal contratto tra Gae ed il suo Cliente.

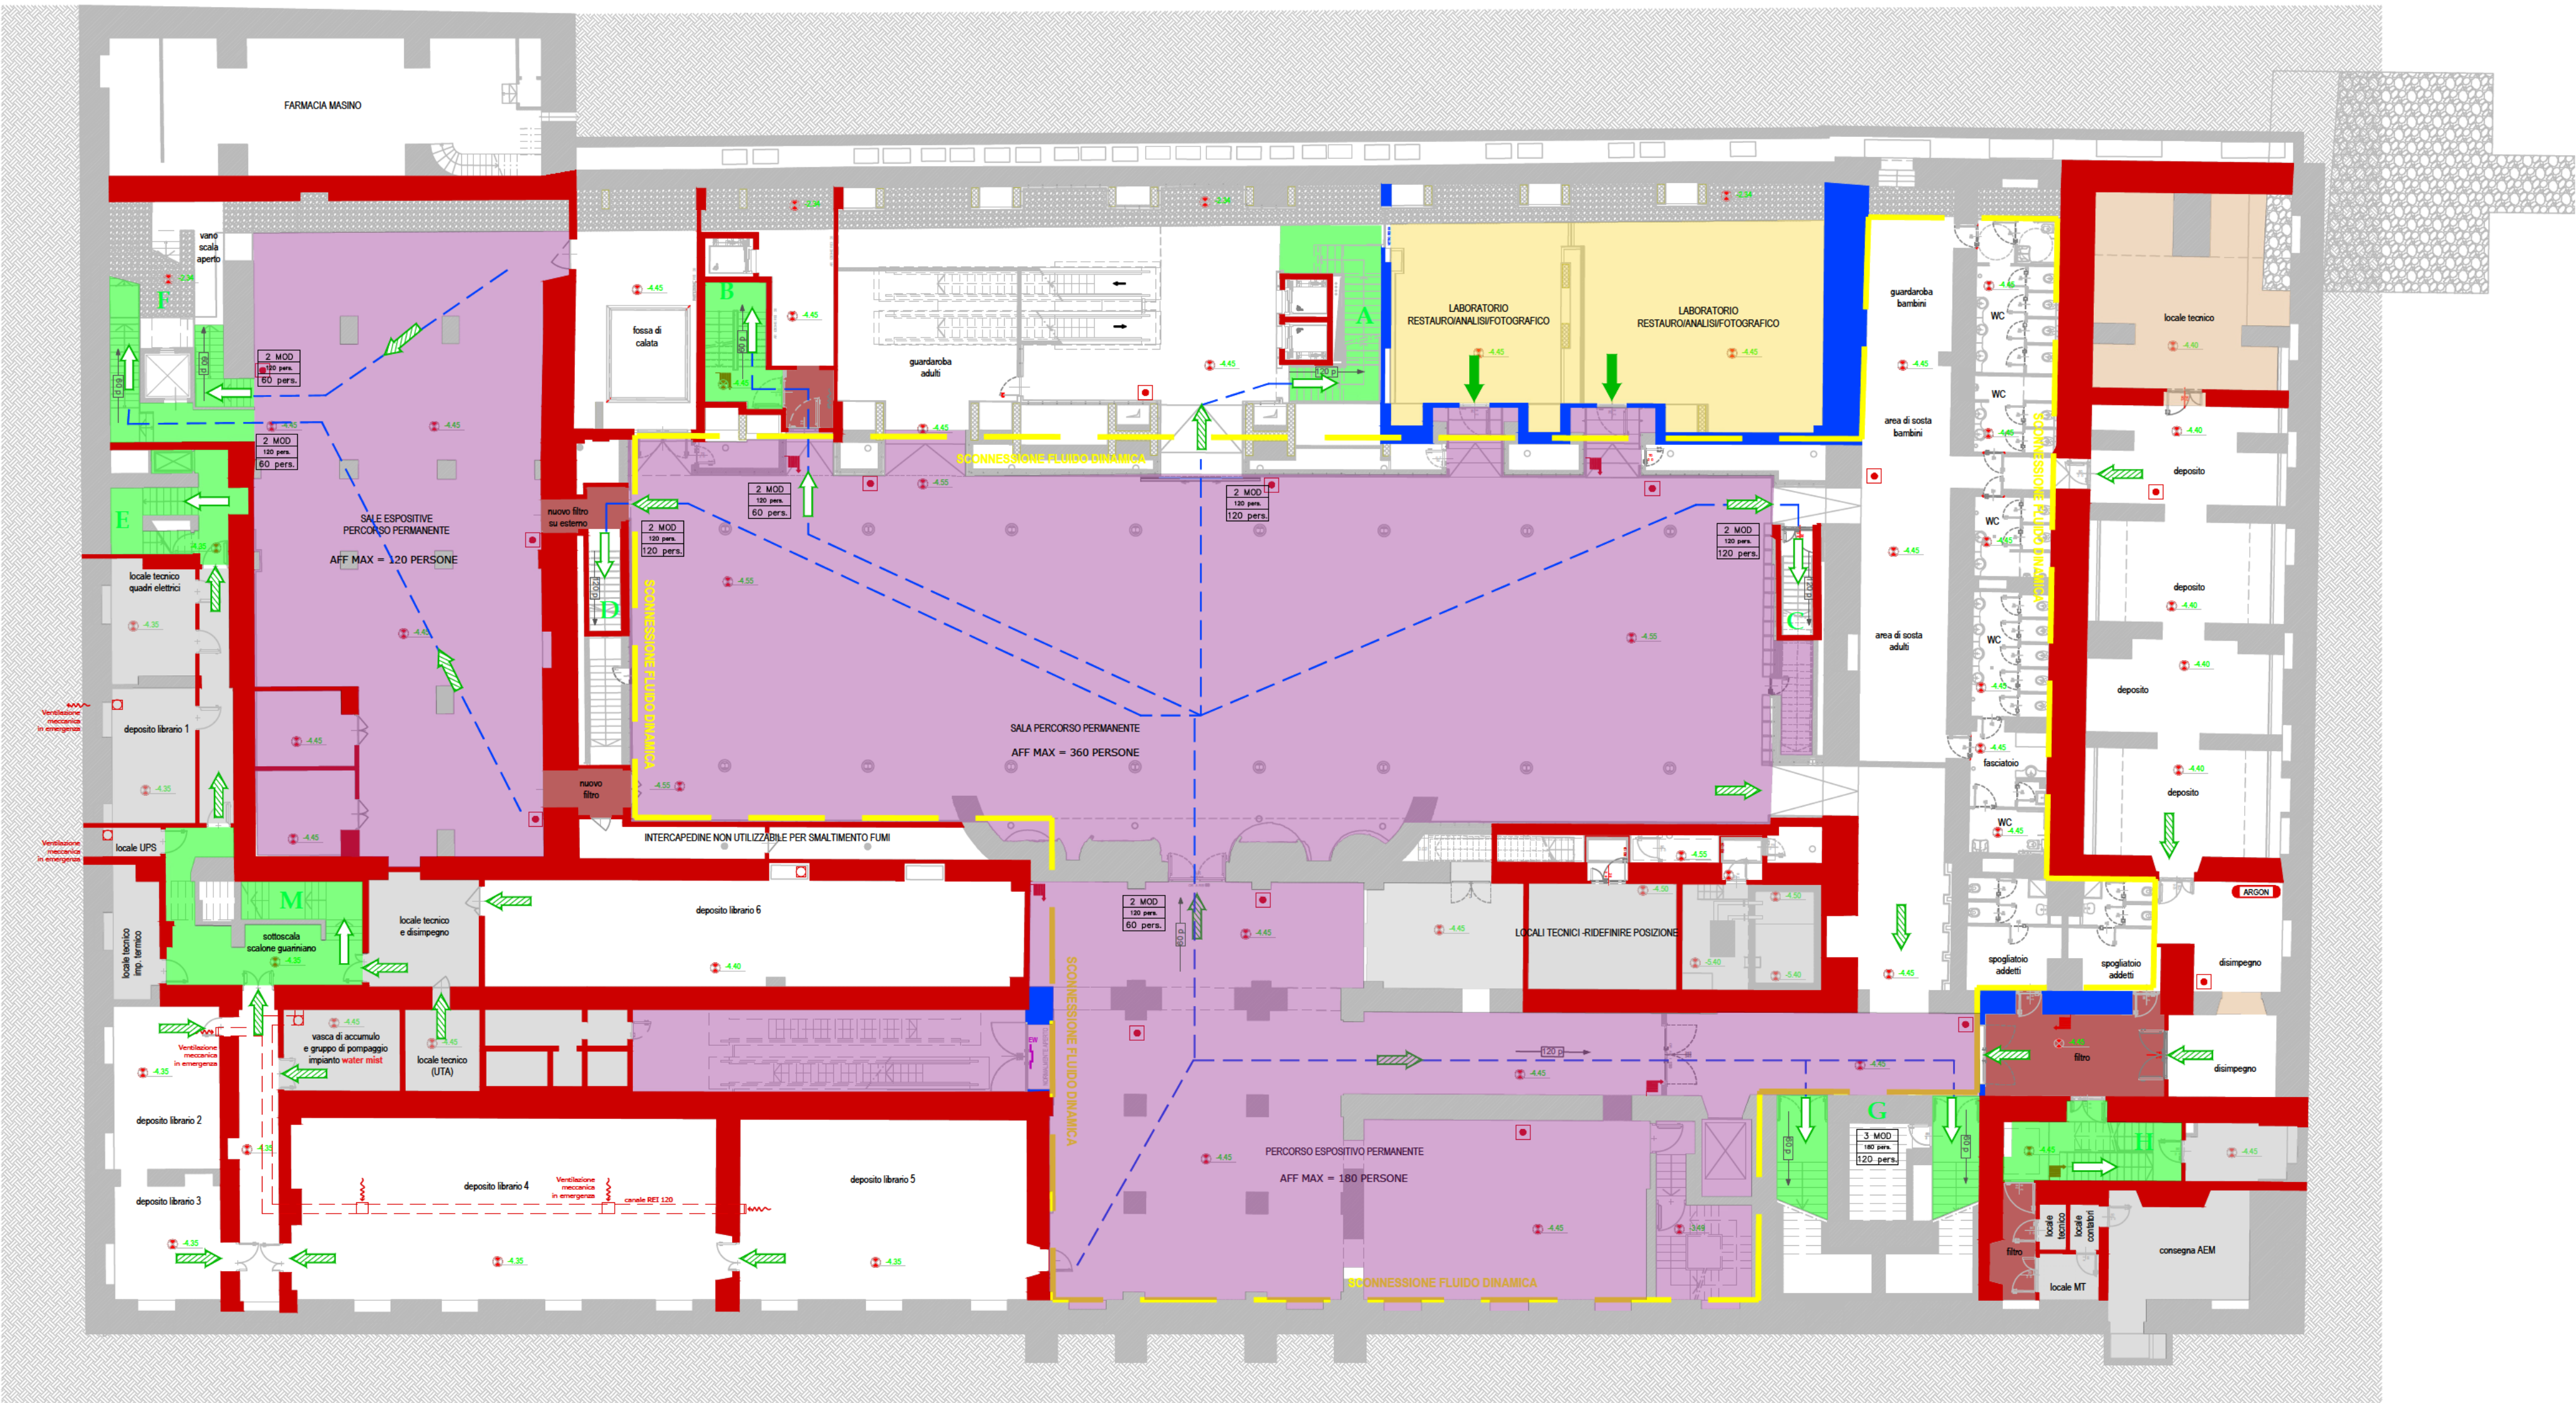


LEGENDA SIMBOLI ANTINCENDIO

	- Percorso d'esodo orizzontale		- Pulsante impianto di allarme
	- Percorso d'esodo in discesa		- Idrante a muro DN 45 conforme alle UNI 10779:2014 e UNI EN 671-2
	- Percorso d'esodo in salita		- Naspo a muro DN25 conforme alle UNI 10779:2014 e UNI EN 671-1
	- Impianto automatico di rivelazione incendi (RAI) Tipo F - Fumo		- Naspo a muro DN25 conforme alle UNI 10779:2014 e UNI EN 671-1
	- Impianto automatico di rivelazione incendi (RAI) Tipo G - Gas		- Estintore da 6 kg con capacità estinguente 34A - 233 B,C
	- Impianto di spegnimento automatico ad acqua nebulizzata - Water Mist		- Estintore carrellato
	- Impianto di spegnimento automatico a miscela gassosa		- Estintore a CO2
	- Bombole Azoto		- Control Room
	- Filtri a prova di fumo		- Spazio calmo
	- Idrante sottosuolo conforme UNI EN14339 con tubazioni flessibili DN70		- Attacco autopompa singolo/doppio con attacchi DN70 conforme UNI 10779:2014

LEGENDA COMPARTIMENTAZIONE ANTINCENDIO

	- MURO REI 60		- SERRAMENTO EI 60
	- MURO REI 120		- SERRAMENTO EI 120
	- MURO REI 180		- SERRAMENTO EW 60

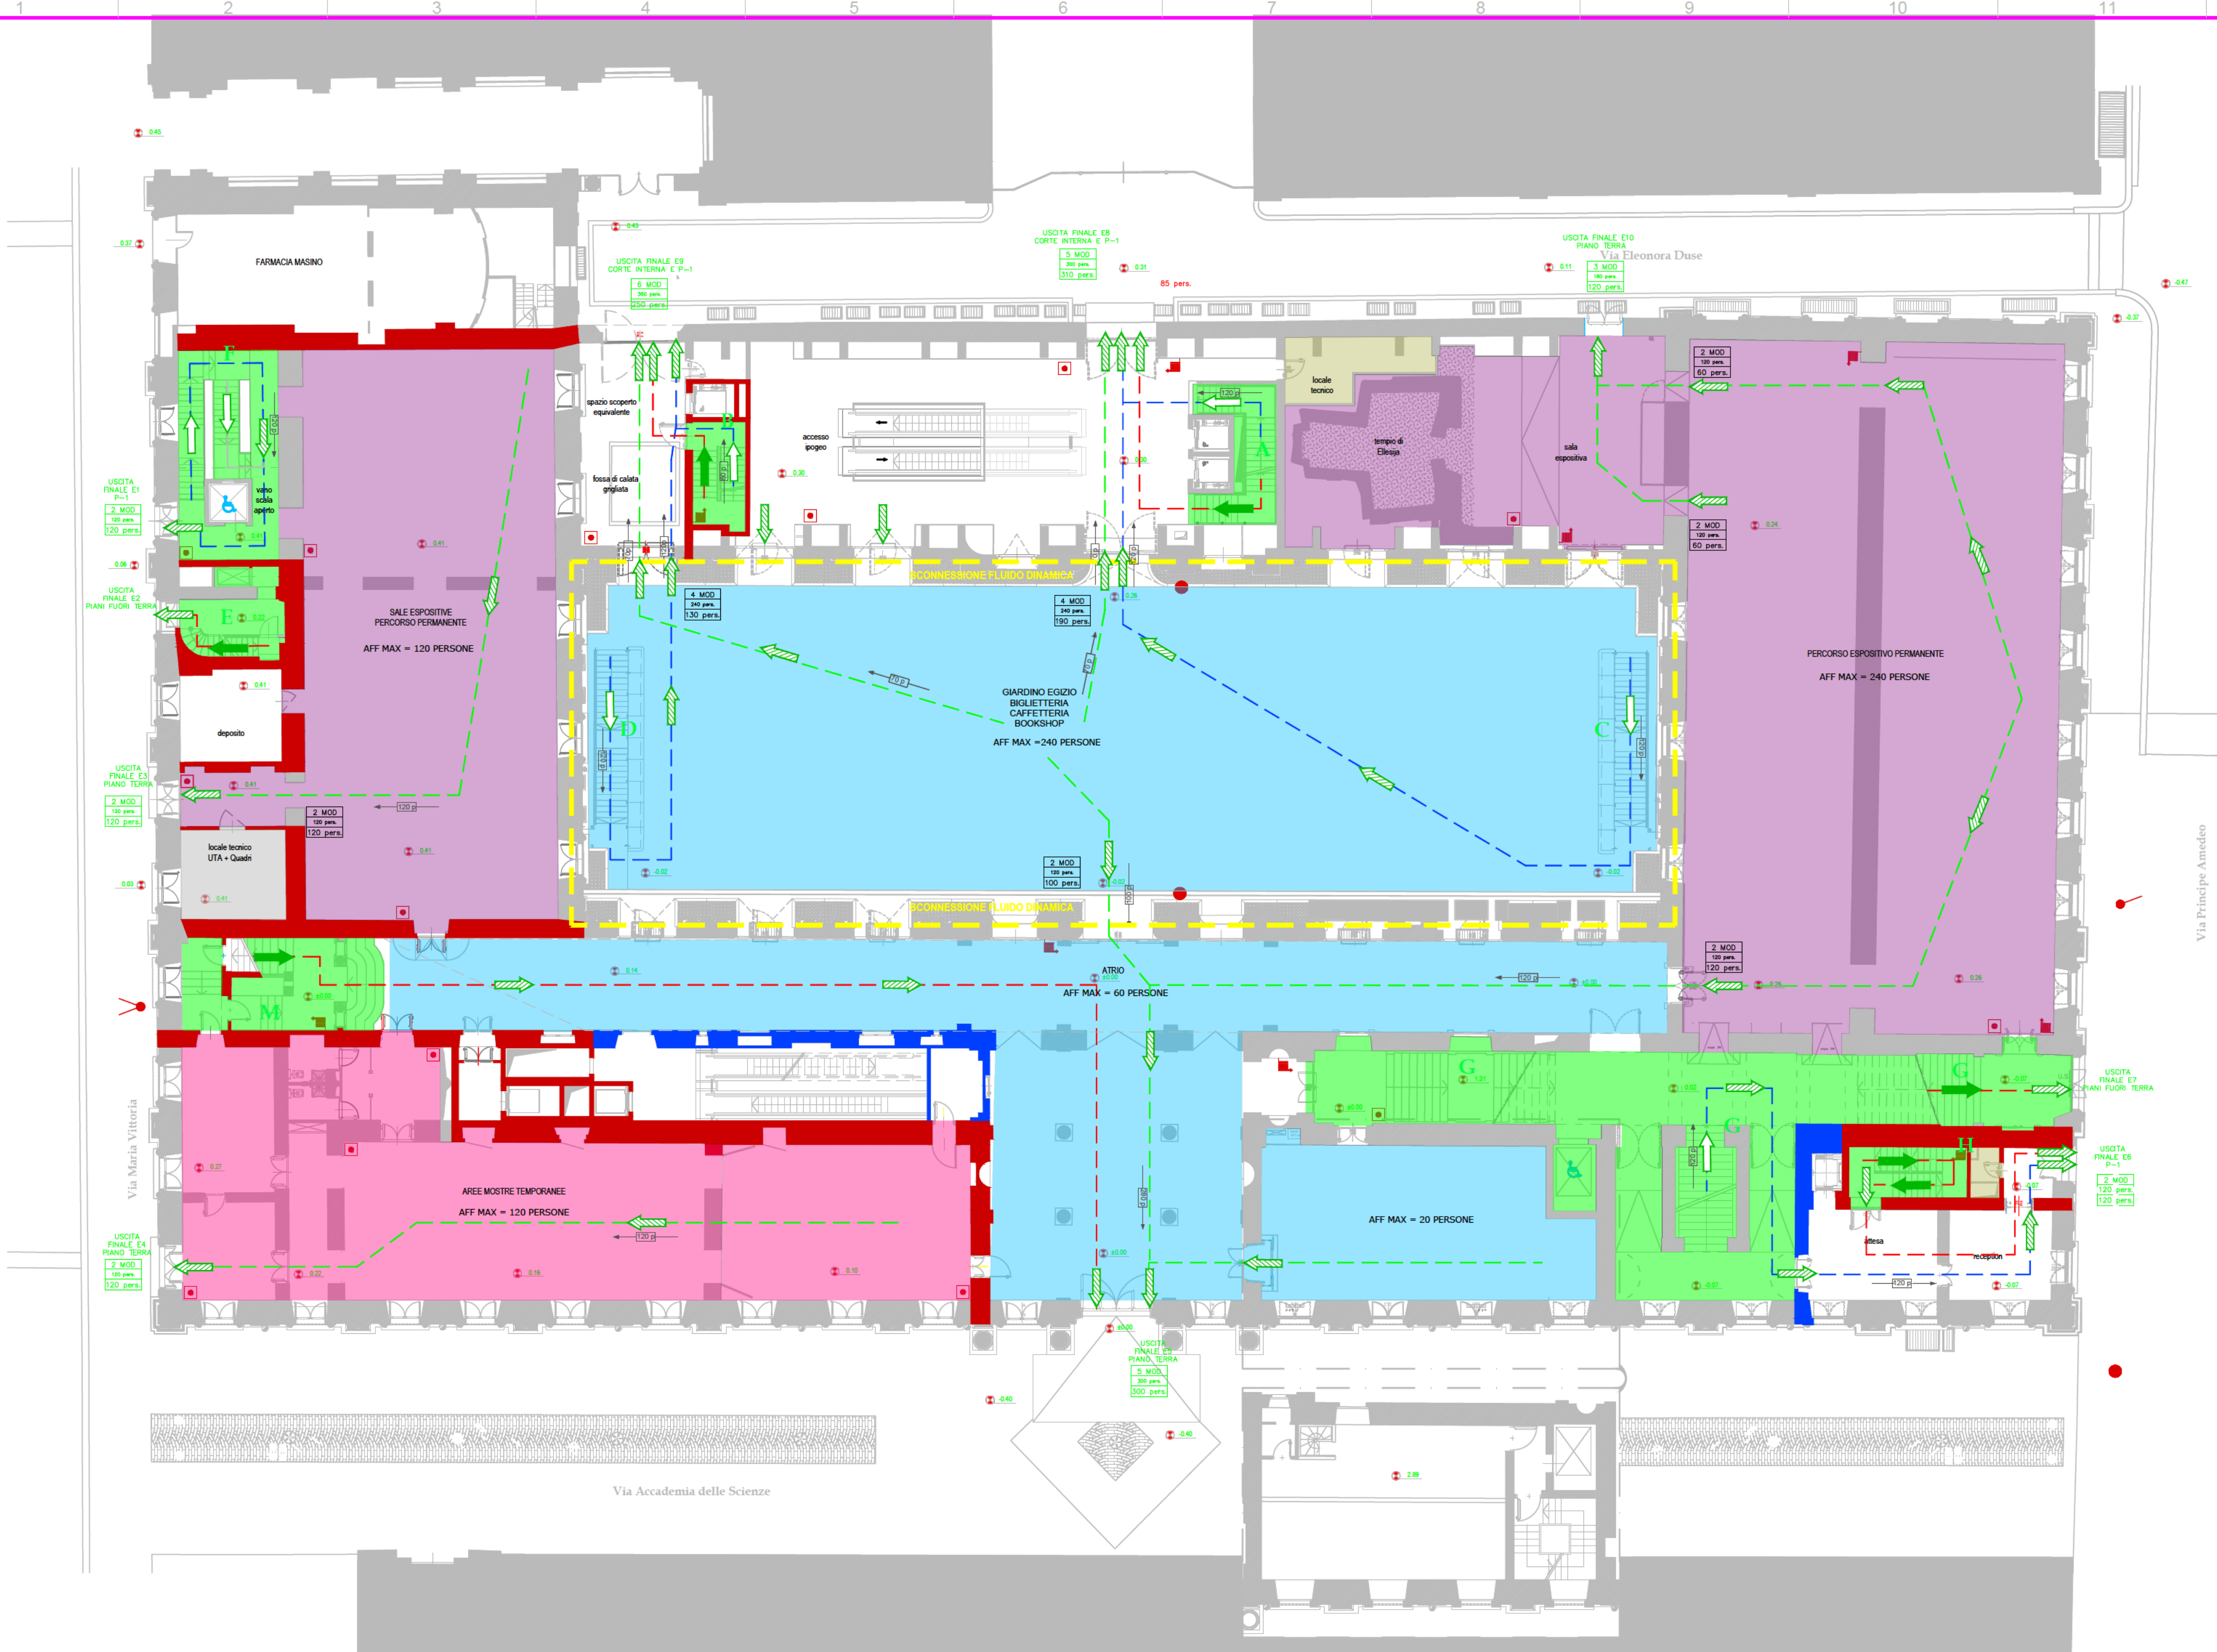

LEGENDA LOCALI & ATTIVITÀ	
LOCALI TECNICI	
DEPOSITI	
LABORATORIO RESTAURO/ANALISI/FOTOGRAFICO	
SALE E PERCORSI ESPOSITIVI PERMANENTI	
SALE E PERCORSI TEMPORANEI	
SERVIZI MUSEO (CAFFETERIA, BIGLIETTERIA, BOOKSHOP ETC.)	
PERCORSI D'ESODO VERTICALI	
FILTRO A PROVA DI FUMO	

LEGENDA LOCALI & ATTIVITÀ	
-- p -->	- Persone che percorrono la via di esodo
	- Percorso d'esodo orizzontale
	- Percorso d'esodo in discesa
	- Percorso d'esodo in salita
	- Percorso d'esodo dai piani interrati
	- Percorso d'esodo dal piano terra
	- Percorso d'esodo dai piani fuori terra

AFFOLLAMENTO PIANO TERRA: 800 persone
EX-ACCADEMIA SALE ESPOSITIVE: 120 persone
SALA ESPOSITIVA PERMANENTE: 240 persone
AREE MOSTRE TEMPORANEE: 120 persone
CORTE CENTRALE: 240 persone
ATRIO: 80 persone

LEGENDA SIMBOLI ANTINCENDIO			
	- Percorso d'esodo orizzontale		- Pulsante impianto di allarme
	- Percorso d'esodo in discesa		- Idrante a muro DN 45 conforme alle UNI 10779:2014 e UNI EN 671-2
	- Percorso d'esodo in salita		- Naspo a muro DN25 conforme alle UNI 10779:2014 e UNI EN 671-1
	- Impianto automatico di rivelazione incendi (IRAI) Tipo F - Fumo		- Naspo a muro DN25 conforme alle UNI 10779:2014 e UNI EN 671-1
	- Impianto automatico di rivelazione incendi (IRAI) Tipo G - Gas		- Estintore da 6 kg con capacità estinguente 34A - 233 B,C
	- Impianto di spegnimento automatico ad acqua nebulizzata - Water Mist		- Estintore carrellato
	- Impianto di spegnimento automatico a miscela gassosa		- Estintore a CO ₂
	- Bombole Azoto		- Control Room
	- Filtri a prova di fumo		- Spazio calmo
	- Idrante sottosuolo conforme UNI EN14339 con tubazioni flessibili DN70		- Attacco autopompa singolo/doppio con attacchi DN70 conforme UNI 10779:2014

LEGENDA COMPARTIMENTAZIONE ANTINCENDIO			
	- MURO REI 60		- SERRAMENTO EI 60
	- MURO REI 120		- SERRAMENTO EI 120
	- MURO REI 180		- SERRAMENTO EW 60

GA*ENGINEERING Torino Milano Roma Catania
Via Assietta, 17 - 10128 Torino
+39 011 0566426
+39 011 0432005
info@gae-engineering.com
segreteria@pec.gae-engineering.com
www.gae-engineering.com

MUSEO EGIZIO
Via Accademia delle Scienze - Torino

COMMITTENTE FONDAZIONE MUSEO DELLE ANTICHITA' EGIZIE DI TORINO

PROGETTO (Dir. Tecnico) Ing. G. G. Amaro
(Progettista) Ing. G. G. Amaro
01 10 5228V

TIMBRI - FIRME

AMBITO NULLA OSTA DI FATTIBILITA' LIVELLO STUDIO FATTIBILITA'

ELABORATO Pianta Piano Terra N. 02

DATA 27/02/2022 SCALA 1:200

REV	DESCRIZIONE	REDATTO	CONTROLLATO	APPROVATO
01	Prima emissione	EVU	MCA	GGA
03	-- --			

settore	commessa GA*	liv. prog.	tipo documento	livello/piano	n° elaborato	rev.
AN	22GAeAN001	SF	PTA	PT	02	01

E' vietata la riproduzione, in qualunque modo e forma, in tutto o in parte del documento senza l'autorizzazione di GAe Engineering. Non può essere utilizzato per scopi diversi da quelli disciplinati dal contratto tra GAe ed il suo Cliente.



LEGENDA LOCALI & ATTIVITÀ	
LOCALI TECNICI	
DEPOSITI	
LABORATORIO RESTAURO/ANALISI/FOTOGRAFICO	
SALE E PERCORSI ESPOSITIVI PERMANENTI	
SALE E PERCORSI TEMPORANEI	
SERVIZI MUSEO (CAFFETTERIA,BIGLIETTERIA,BOOKSHOP ETC.)	
BIBLIOTECA	
UFFICI	
PERCORSI D'ESODO VERTICALI	
FILTRO A PROVA DI FUMO	

LEGENDA LOCALI & ATTIVITÀ	
	- Persone che percorrono la via di esodo
	- Percorso d'esodo orizzontale
	- Percorso d'esodo in discesa
	- Percorso d'esodo in salita
	- Percorso d'esodo dai piani interrati
	- Percorso d'esodo dal piano terra
	- Percorso d'esodo dai piani fuori terra

AFFOLLAMENTO PIANO AMMEZZ TERRA: 48 persone
ACCADEMIA: 12 persone
ALLOGGIO CUSTODE: 4 persone
BIBLIOTECA: 30 persone
AMEDEO UFFICI: 2 persone

LEGENDA SIMBOLI ANTINCENDIO			
	- Percorso d'esodo orizzontale		- Pulsante impianto di allarme
	- Percorso d'esodo in discesa		- Idrante a muro DN 45 conforme alle UNI 10779:2014 e UNI EN 671-2
	- Percorso d'esodo in salita		- Naspo a muro DN25 conforme alle UNI 10779:2014 e UNI EN 671-1
	- Impianto automatico di rivelazione incendi (IRAI) Tipo F - Fumo		- Naspo a muro DN25 conforme alle UNI 10779:2014 e UNI EN 671-1
	- Impianto automatico di rivelazione incendi (IRAI) Tipo G - Gas		- Estintore da 6 kg con capacità estinguente 34A - 233 B,C
	- Impianto di spegnimento automatico ad acqua nebulizzata - Water Mist		- Estintore carrellato
	- Impianto di spegnimento automatico a miscela gassosa		- Estintore a CO ₂
	- Bombole Azoto		- Control Room
	- Filtri a prova di fumo		- Spazio calmo
	- Idrante sottosuolo conforme UNI EN14339 con tubazioni flessibili DN70		- Attacco autopompa singolo/doppio con attacchi DN70 conforme UNI 10779:2014

LEGENDA COMPARTIMENTAZIONE ANTINCENDIO			
	- MURO REI 60		- SERRAMENTO EI 60
	- MURO REI 120		- SERRAMENTO EI 120
	- MURO REI 180		- SERRAMENTO EW 60



GA*ENGINEERING Torino Milano Roma Catania
Via Assietta, 17 - 10128 Torino
+39 011 0566426
+39 011 0432005
info@gae-engineering.com
segreteria@pec.gae-engineering.com
www.gae-engineering.com

MUSEO EGIZIO
Via Accademia delle Scienze - Torino



COMMITTEE FONDAZIONE MUSEO DELLE
ANTICHITA' EGIZIE DI TORINO

PROGETTO TIMBRI - FIRME



(Dir. Tecnico)
Ing. G. G. Amaro
(Progettista)
Ing. G. G. Amaro
01 10 52280

AMBITO NULLA OSTA DI FATTIBILITA' LIVELLO STUDIO
FATTIBILITA'

ELABORATO Pianta Piano Terra Ammezzato N. 03

DATA 27/02/2022 SCALA 1:200

REV	DESCRIZIONE	REDATTO	CONTROLLATO	APPROVATO
01	Prima emissione	EVU	MCA	GGA
03	-- --			

settore	commessa GA*	liv. prog.	tipo documento	livello/piano	n° elaborato	rev.
AN	22GAeAN001	SF	PTA	PT AMMEZZ	03	01

E' vietata la riproduzione, in qualunque modo e forma, in tutto o in parte del documento senza l'autorizzazione di Gae Engineering. Non può essere utilizzato per scopi diversi da quelli disciplinati dal contratto tra Gae ed il suo Cliente.



LEGENDA LOCALI & ATTIVITÀ	
LOCALI TECNICI	
DEPOSITI	
LABORATORIO RESTAURO/ANALISI/FOTOGRAFICO	
SALE E PERCORSI ESPOSITIVI PERMANENTI	
SALE E PERCORSI TEMPORANEI	
SERVIZI MUSEO (CAFFETTERIA,BIGLIETTERIA,BOOKSHOP,ETC.)	
BIBLIOTECA	
UFFICI	
PERCORSI D'ESODO VERTICALI	
FILTRO A PROVA DI FUMO	

LEGENDA LOCALI & ATTIVITÀ	
	- Persone che percorrono la via di esodo
	- Percorso d'esodo orizzontale
	- Percorso d'esodo in discesa
	- Percorso d'esodo in salita
	- Percorso d'esodo dai piani interrati
	- Percorso d'esodo dal piano terra
	- Percorso d'esodo dai piani fuori terra

AFFOLLAMENTO PIANO AMMEZZ PRIMO : 28 persone
ACCADEMIA UFFICI: 10 persone
VITTORIA UFFICI: 6 persone
AMEDEO UFFICI: 2 persone
SCHIAPARELLI UFFICI: 10 persone



GA*ENGINEERING Torino Milano Roma Catania
Via Assietta, 17 - 10128 Torino
+39 011 0566426
+39 011 0432005
info@gae-engineering.com
segreteria@pec.gae-engineering.com
www.gae-engineering.com

MUSEO EGIZIO
Via Accademia delle Scienze - Torino



COMMITTEE FONDAZIONE MUSEO DELLE
ANTICHITA' EGIZIE DI TORINO

PROGETTO



(Dir. Tecnico)
Ing. G. G. Amaro
(Progettista)
Ing. G. G. Amaro
01 10 52282

TIMBRI - FIRME

AMBITO NULLA OSTA DI FATTIBILITA'

LIVELLO STUDIO
FATTIBILITA'

ELABORATO PIANTA PIANO PRIMO AMMEZZATO

N. 05

DATA 27/02/2022

SCALA 1:200

REV	DESCRIZIONE	REDATTO	CONTROLLATO	APPROVATO
01	Prima emissione	EVU	MCA	GGA
03	-- --			
settore commessa GA* liv. prog. tipo documento livello/piano n° elaborato rev.				
AN	22GAeANO01	SF	PTA	P1 AMMEZZ
				05
				01


E' vietata la riproduzione, in qualunque modo e forma, in tutto o in parte del documento senza l'autorizzazione di Gae Engineering. Non può essere utilizzato per scopi diversi da quelli disciplinati dal contratto tra Gae ed il suo Cliente.

LEGENDA SIMBOLI ANTINCENDIO

	- Percorso d'esodo orizzontale		- Pulsante impianto di allarme
	- Percorso d'esodo in discesa		- Idrante a muro DN 45 conforme alle UNI 10779:2014 e UNI EN 671-2
	- Percorso d'esodo in salita		- Naspo a muro DN25 conforme alle UNI 10779:2014 e UNI EN 671-1
	- Impianto automatico di rivelazione incendi (IRAI) Tipo F - Fumo		- Naspo a muro DN25 conforme alle UNI 10779:2014 e UNI EN 671-1
	- Impianto automatico di rivelazione incendi (IRAI) Tipo G - Gas		- Estintore da 6 kg con capacità estinguente 34A - 233 B,C
	- Impianto di spegnimento automatico ad acqua nebulizzata - Water Mist		- Estintore carrellato
	- Impianto di spegnimento automatico a miscela gassosa		- Estintore a CO2
	- Bombole Azoto		- Control Room
	- Filtri a prova di fumo		- Spazio calmo
	- Idrante scottosoulo conforme UNI EN14339 con tubazioni flessibili DN70		- Attacco autopompa singolo/doppio con attacchi DN70 conforme UNI 10779:2014

LEGENDA COMPARTIMENTAZIONE ANTINCENDIO

	- MURO REI 60		- SERRAMENTO EI 60
	- MURO REI 120		- SERRAMENTO EI 120
	- MURO REI 180		- SERRAMENTO EW 60

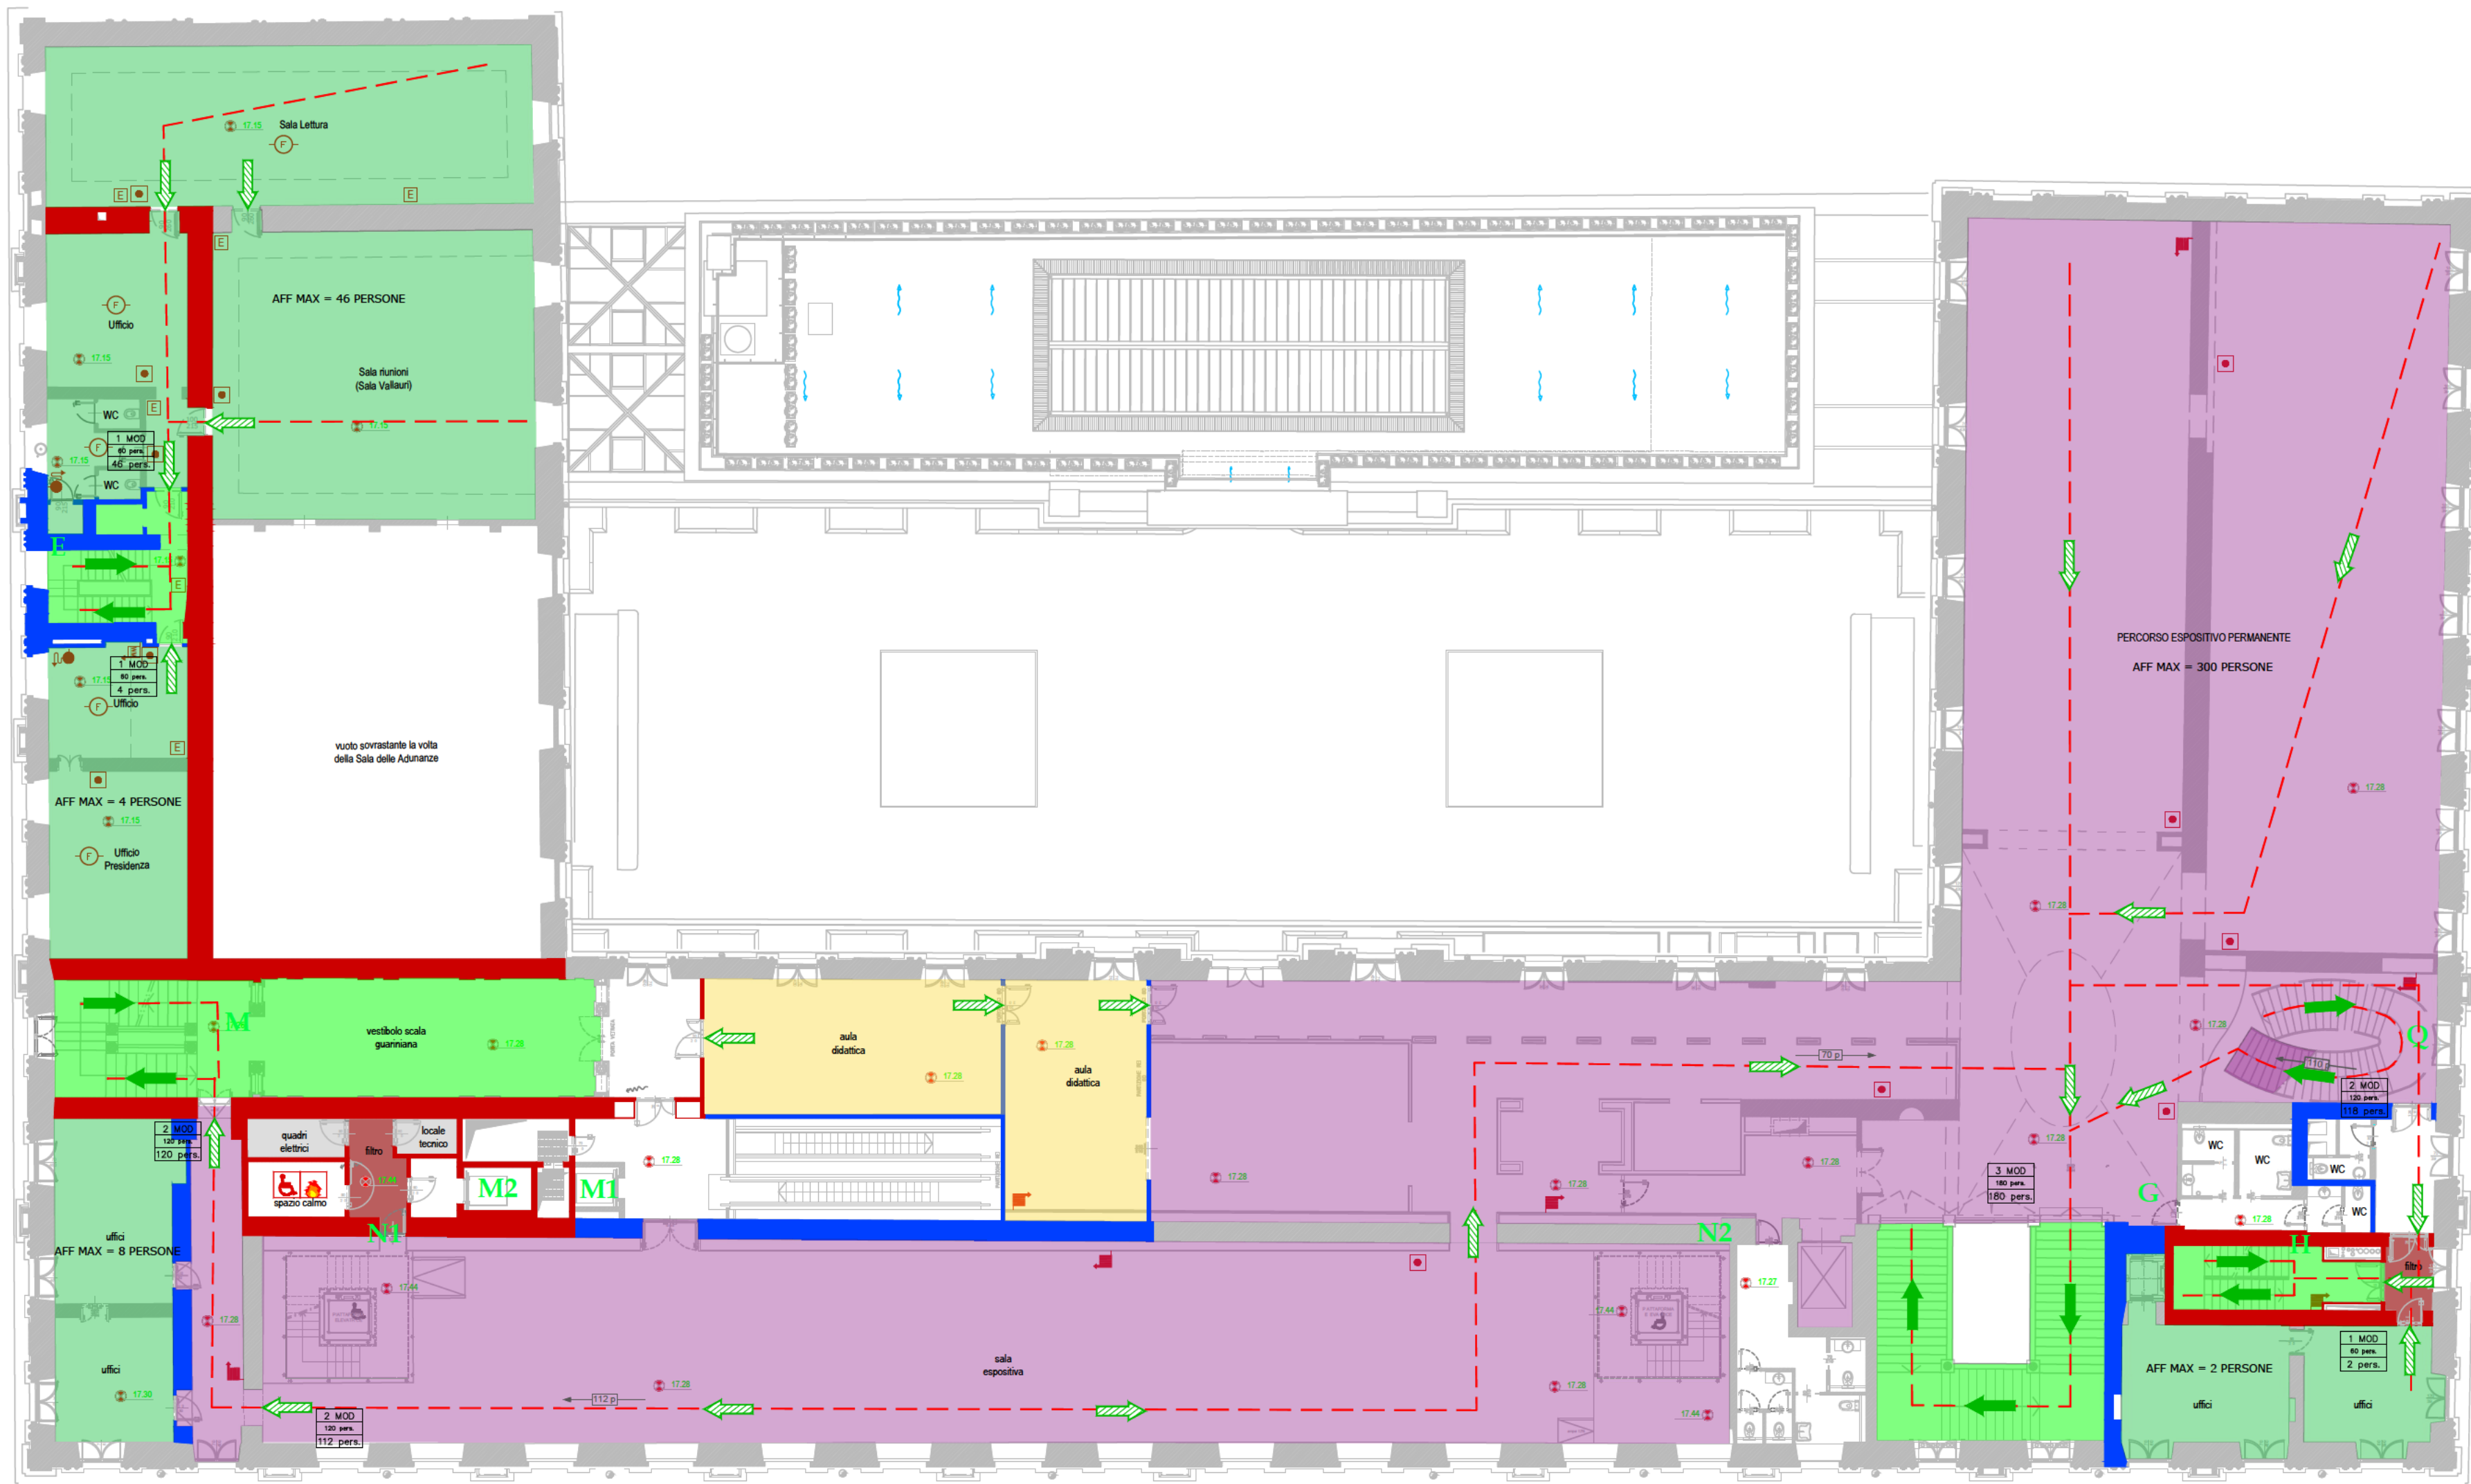

LEGENDA LOCALI & ATTIVITÀ	
LOCALI TECNICI	
DEPOSITI	
LABORATORIO RESTAURO/ANALISI/FOTOGRAFICO	
AULE DIDATTICHE	
SALE E PERCORSI ESPOSITIVI PERMANENTI	
SALE E PERCORSI TEMPORANEI	
SERVIZI MUSEO (CAFFETERIA,BIGLIETTERIA,BOOKSHOP ETC.)	
BIBLIOTECA	
UFFICI	
PERCORSI D'ESODO VERTICALI	
FILTRO A PROVA DI FUMO	

LEGENDA LOCALI & ATTIVITÀ	
	- Persone che percorrono la via di esodo
	- Percorso d'esodo orizzontale
	- Percorso d'esodo in discesa
	- Percorso d'esodo in salita
	- Percorso d'esodo dai piani interrati
	- Percorso d'esodo dal piano terra
	- Percorso d'esodo dai piani fuori terra

AFFOLLAMENTO PIANO SECONDO: 360 persone
ACCADEMIA UFFICI: 50 persone
VITTORIA UFFICI: 8 persone
SALA ESPOSITIVA MUSEO: 300 persone
UFFICI DIRETTORE: 2 persone

LEGENDA SIMBOLI ANTINCENDIO			
	- Percorso d'esodo orizzontale		- Pulsante impianto di allarme
	- Percorso d'esodo in discesa		- Idriante a muro DN 45 conforme alle UNI 10779:2014 e UNI EN 671-2
	- Percorso d'esodo in salita		- Naspo a muro DN25 conforme alle UNI 10779:2014 e UNI EN 671-1
	- Impianto automatico di rivelazione incendi (IRAI) Tipo F - Fumo		- Naspo a muro DN25 conforme alle UNI 10779:2014 e UNI EN 671-1
	- Impianto automatico di rivelazione incendi (IRAI) Tipo G - Gas		- Estintore da 6 kg con capacità estinguente 34A - 233 B,C
	- Impianto di spegnimento automatico ad acqua nebulizzata - Water Mist		- Estintore carrellato
	- Impianto di spegnimento automatico a miscela gassosa		- Estintore a CO ₂
	- Bombola Azoto		- Control Room
	- Filtri a prova di fumo		- Spazio calmo
	- Idriante sottofiumo conforme UNI EN14339 con tubazioni flessibili DN70		- Attacco autopompa singolo/doppio con attacchi DN70 conforme UNI 10779:2014

LEGENDA COMPARTIMENTAZIONE ANTINCENDIO			
	- MURO REI 60		- SERRAMENTO EI 60
	- MURO REI 120		- SERRAMENTO EI 120
	- MURO REI 180		- SERRAMENTO EW 60

GA*ENGINEERING Torino Milano Roma Catania
Via Assietta, 17 - 10128 Torino
+39 011 0566426
+39 011 0432005
info@gae-engineering.com
segreteria@pec.gae-engineering.com
www.gae-engineering.com

MUSEO EGIZIO
Via Accademia delle Scienze - Torino

COMMITTENTE FONDAZIONE MUSEO DELLE
ANTICHITA' EGIZIE DI TORINO

PROGETTO

(Dir. Tecnico)
Ing. G. G. Amaro
(Progettista)
Ing. G. G. Amaro
01 10 522820

TIMBRI - FIRME

AMBITO NULLA OSTA DI FATTIBILITA'

LIVELLO STUDIO
FATTIBILITA'

ELABORATO PIANTA PIANO SECONDO

N. 06


DATA 27/02/2022

SCALA 1:200

REV	DESCRIZIONE	REDATTO	CONTROLLATO	APPROVATO
01	Prima emissione	EVU	MCA	GGA
03	-- --			

settore	commessa GA*	liv. prog.	tipo documento	livello/piano	n° elaborato	rev.
AN	22GAeAN001	SF	PTA	P2	06	01

E' vietata la riproduzione, in qualunque modo e forma, in tutto o in parte del documento senza l'autorizzazione di GAE Engineering.
Non può essere utilizzato per scopi diversi da quelli disciplinati dal contratto tra GAE ed il suo Cliente.

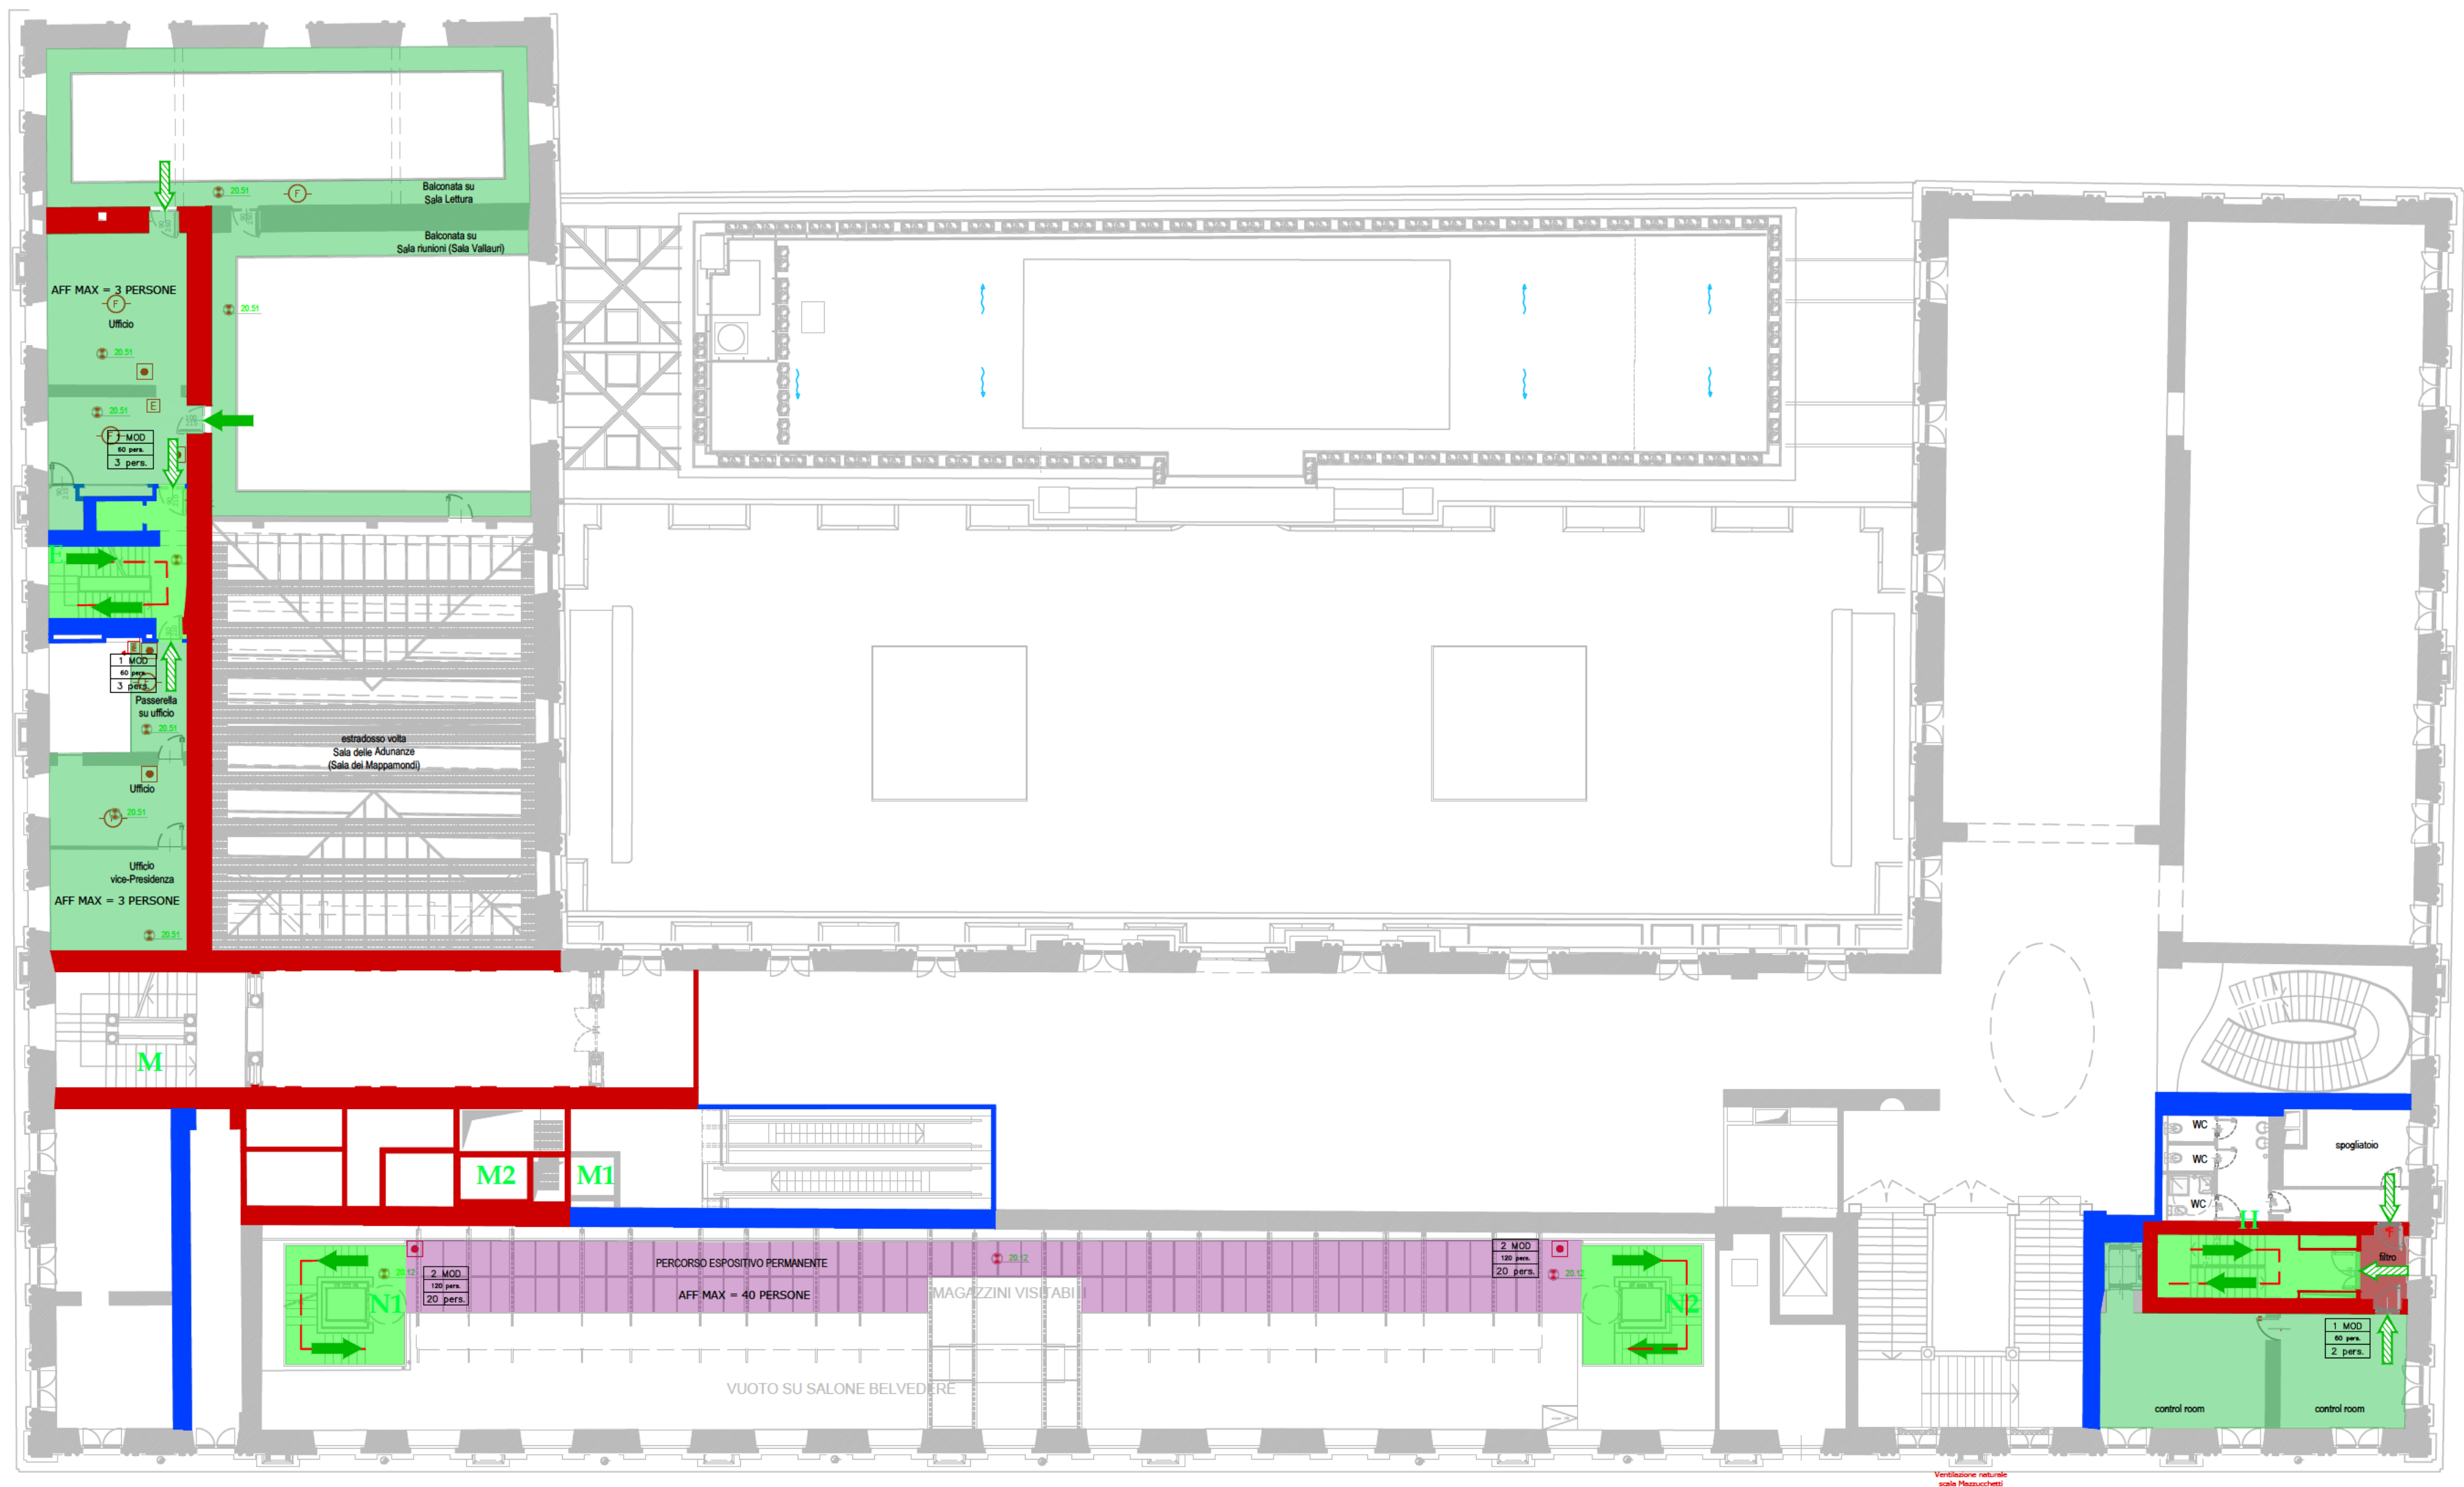

LEGENDA LOCALI & ATTIVITÀ	
LOCALI TECNICI	
DEPOSITI	
LABORATORIO RESTAURO/ANALISI/FOTOGRAFICO	
AULE DIDATTICHE	
SALE E PERCORSI ESPOSITIVI PERMANENTI	
SALE E PERCORSI TEMPORANEI	
SERVIZI MUSEO (CAFFETERIA, BIGLIETTERIA, BOOKSHOP ETC.)	
BIBLIOTECA	
UFFICI	
PERCORSI D'ESODO VERTICALI	
FILTRO A PROVA DI FUMO	

LEGENDA LOCALI & ATTIVITÀ	
	- Persone che percorrono la via di esodo
	- Percorso d'esodo orizzontale
	- Percorso d'esodo in discesa
	- Percorso d'esodo in salita
	- Percorso d'esodo dai piani interni
	- Percorso d'esodo dal piano terra
	- Percorso d'esodo dai piani fuori terra

AFFOLLAMENTO PIANO AMMEZZ SECONDO : 48 persone
ACCADEMIA UFFICI: 6 persone
SALA ESPOSITIVA MUSEO: 40 persone
CONTROL ROOM MUSEO: 2 persone

LEGENDA SIMBOLI ANTINCENDIO			
	- Percorso d'esodo orizzontale		- Pulsante impianto di allarme
	- Percorso d'esodo in discesa		- Idrante a muro DN 45 conforme alle UNI 10779:2014 e UNI EN 671-2
	- Percorso d'esodo in salita		- Naspo a muro DN25 conforme alle UNI 10779:2014 e UNI EN 671-1
	- Impianto automatico di rivelazione incendi (IRAI) Tipo F - Fumo		- Naspo a muro DN25 conforme alle UNI 10779:2014 e UNI EN 671-1
	- Impianto automatico di rivelazione incendi (IRAI) Tipo G - Gas		- Estintore da 6 kg con capacità estinguente 34A - 233 B,C
	- Impianto di spegnimento automatico ad acqua nebulizzata - Water Mist		- Estintore carrellato
	- Impianto di spegnimento automatico a miscela gassosa		- Estintore a CO ₂
	- Bombole Azoto		- Control Room
	- Filtri a prova di fumo		- Spazio calmo
	- Idrante scottosoulo conforme UNI EN14339 con tubazioni flessibili DN70		- Attacco autopompa singolo/doppio con attacchi DN70 conforme UNI 10779:2014

LEGENDA COMPARTIMENTAZIONE ANTINCENDIO			
	- MURO REI 60		- SERRAMENTO EI 60
	- MURO REI 120		- SERRAMENTO EI 120
	- MURO REI 180		- SERRAMENTO EW 60



GAENGINEERING Torino Milano Roma Catania
Via Assietta, 17 - 10128 Torino
+39 011 0566426
+39 011 0432005
info@gae-engineering.com
segreteria@pec.gae-engineering.com
www.gae-engineering.com

MUSEO EGIZIO
Via Accademia delle Scienze - Torino



COMMITTEE FONDAZIONE MUSEO DELLE
ANTICHITA' EGIZIE DI TORINO

PROGETTO (Dir. Tecnico)
Ing. G. G. Amaro
(Progettista)
Ing. G. G. Amaro
01 10 52282

AMBITO NULLA OSTA DI FATTIBILITA' LIVELLO STUDIO
FATTIBILITA'

ELABORATO Pianta Piano Secondo Ammezz N. 07

DATA 27/02/2022 SCALA 1:200

REV	DESCRIZIONE	REDATTO		CONTROLLATO	APPROVATO	
01	Prima emissione		EVU	MCA		GGA
03						
	-- --					
settore commessa GA* liv. prog. tipo documento livello/piano n° elaborato rev.						
AN	22GAeAN001	SF	PTA	P2 AMMEZ	07	01

E' vietata la riproduzione, in qualunque modo e forma, in tutto o in parte del documento senza l'autorizzazione di GAE Engineering. Non può essere utilizzato per scopi diversi da quelli disciplinati dal contratto tra GAE ed il suo Cliente.



LEGENDA LOCALI & ATTIVITÀ	
LOCALI TECNICI	
DEPOSITI	
LABORATORIO RESTAURO/ANALISI/FOTOGRAFICO AULE DIDATTICHE	
SALE E PERCORSI ESPOSITIVI PERMANENTI	
SALE E PERCORSI TEMPORANEI	
SERVIZI MUSEO (CAFFETTERIA,BIGLIETTERIA,BOOKSHOP ETC.)	
BIBLIOTECA	
UFFICI	
PERCORSI D'ESODO VERTICALI	
FILTRO A PROVA DI FUMO	

LEGENDA LOCALI & ATTIVITÀ	
	- Persone che percorrono la via di esodo
	- Percorso d'esodo orizzontale
	- Percorso d'esodo in discesa
	- Percorso d'esodo in salita
	- Percorso d'esodo dai piani interrati
	- Percorso d'esodo dal piano terra
	- Percorso d'esodo dai piani fuori terra

AFFOLLAMENTO PIANO TERZO : 286 persone
ACCADEMIA UFFICI: 15 persone
VITTORIA UFFICI: 10 persone
SALA ESPOSITIVA MUSEO: 240 persone
UFFICI MUSEO: 16 persone
SALA RIUNIONI MUSEO: 5 persone



GA*ENGINEERING Torino Milano Roma Catania
Via Assietta, 17 - 10128 Torino
+39 011 0566426
+39 011 0432005
info@gae-engineering.com
segreteria@pec.gae-engineering.com
www.gae-engineering.com

MUSEO EGIZIO
Via Accademia delle Scienze - Torino



COMMITTEE FONDAZIONE MUSEO DELLE
ANTICHITA' EGIZIE DI TORINO

PROGETTO



(Dir. Tecnico)
Ing. G. G. Amaro
(Progettista)
Ing. G. G. Amaro
01 10 52282

TIMBRI - FIRME

AMBITO NULLA OSTA DI FATTIBILITA'

LIVELLO STUDIO
FATTIBILITA'

ELABORATO PIANTA PIANO TERZO

N. 08

DATA 27/02/2022

SCALA 1:200

REV	DESCRIZIONE	REDATTO		CONTROLLATO	APPROVATO	
01	Prima emissione	EVU		MCA	GGA	
03	-- --					
settore commessa GA* liv. prog. tipo documento livello/piano n° elaborato rev.						
AN	22GAeAN001	SF	PTA	P3	08	01

E' vietata la riproduzione, in qualunque modo e forma, in tutto o in parte del documento senza l'autorizzazione di Gae Engineering. Non può essere utilizzato per scopi diversi da quelli disciplinati dal contratto tra Gae ed il suo Cliente.

LEGENDA SIMBOLI ANTINCENDIO


	- Percorso d'esodo orizzontale		- Pulsante impianto di allarme
	- Percorso d'esodo in discesa		- Idrante a muro DN 45 conforme alle UNI 10779:2014 e UNI EN 671-2
	- Percorso d'esodo in salita		- Naspo a muro DN25 conforme alle UNI 10779:2014 e UNI EN 671-1
	- Impianto automatico di rivelazione incendi (IRAI) Tipo F - Fumo		- Naspo a muro DN25 conforme alle UNI 10779:2014 e UNI EN 671-1
	- Impianto automatico di rivelazione incendi (IRAI) Tipo G - Gas		- Estintore da 6 kg con capacità estinguente 34A - 233 B,C
	- Impianto di spegnimento automatico ad acqua nebulizzata - Water Mist		- Estintore carrellato
	- Impianto di spegnimento automatico a miscela gassosa		- Estintore a CO ₂
	- Bombola Azoto		- Control Room
	- Filtri a prova di fumo		- Spazio calmo
	- Idrante sottosuolo conforme UNI EN14339 con tubazioni flessibili DN70		- Attacco autopompa singolo/doppio con attacchi DN70 conforme UNI 10779:2014

LEGENDA COMPARTIMENTAZIONE ANTINCENDIO


	- MURO REI 60		- SERRAMENTO EI 60
	- MURO REI 120		- SERRAMENTO EI 120
	- MURO REI 180		- SERRAMENTO EW 60

LEGENDA LOCALI & ATTIVITÀ	
LOCALI TECNICI	
DEPOSITI	
LABORATORIO RESTAURO/ANALISI/FOTOGRAFICO	
AULE DIDATTICHE	
SALE E PERCORSI ESPOSITIVI PERMANENTI	
SALE E PERCORSI TEMPORANEI	
SERVIZI MUSEO (CAFFETTERIA,BIGLIETTERIA,BOOKSHOP ETC.)	
BIBLIOTECA	
UFFICI	
PERCORSI D'ESODO VERTICALI	
FILTRO A PROVA DI FUMO	


LEGENDA LOCALI & ATTIVITÀ	
	- Persone che percorrono la via di esodo
	- Percorso d'esodo orizzontale
	- Percorso d'esodo in discesa
	- Percorso d'esodo in salita
	- Percorso d'esodo dai piani interrati
	- Percorso d'esodo dal piano terra
	- Percorso d'esodo dai piani fuori terra

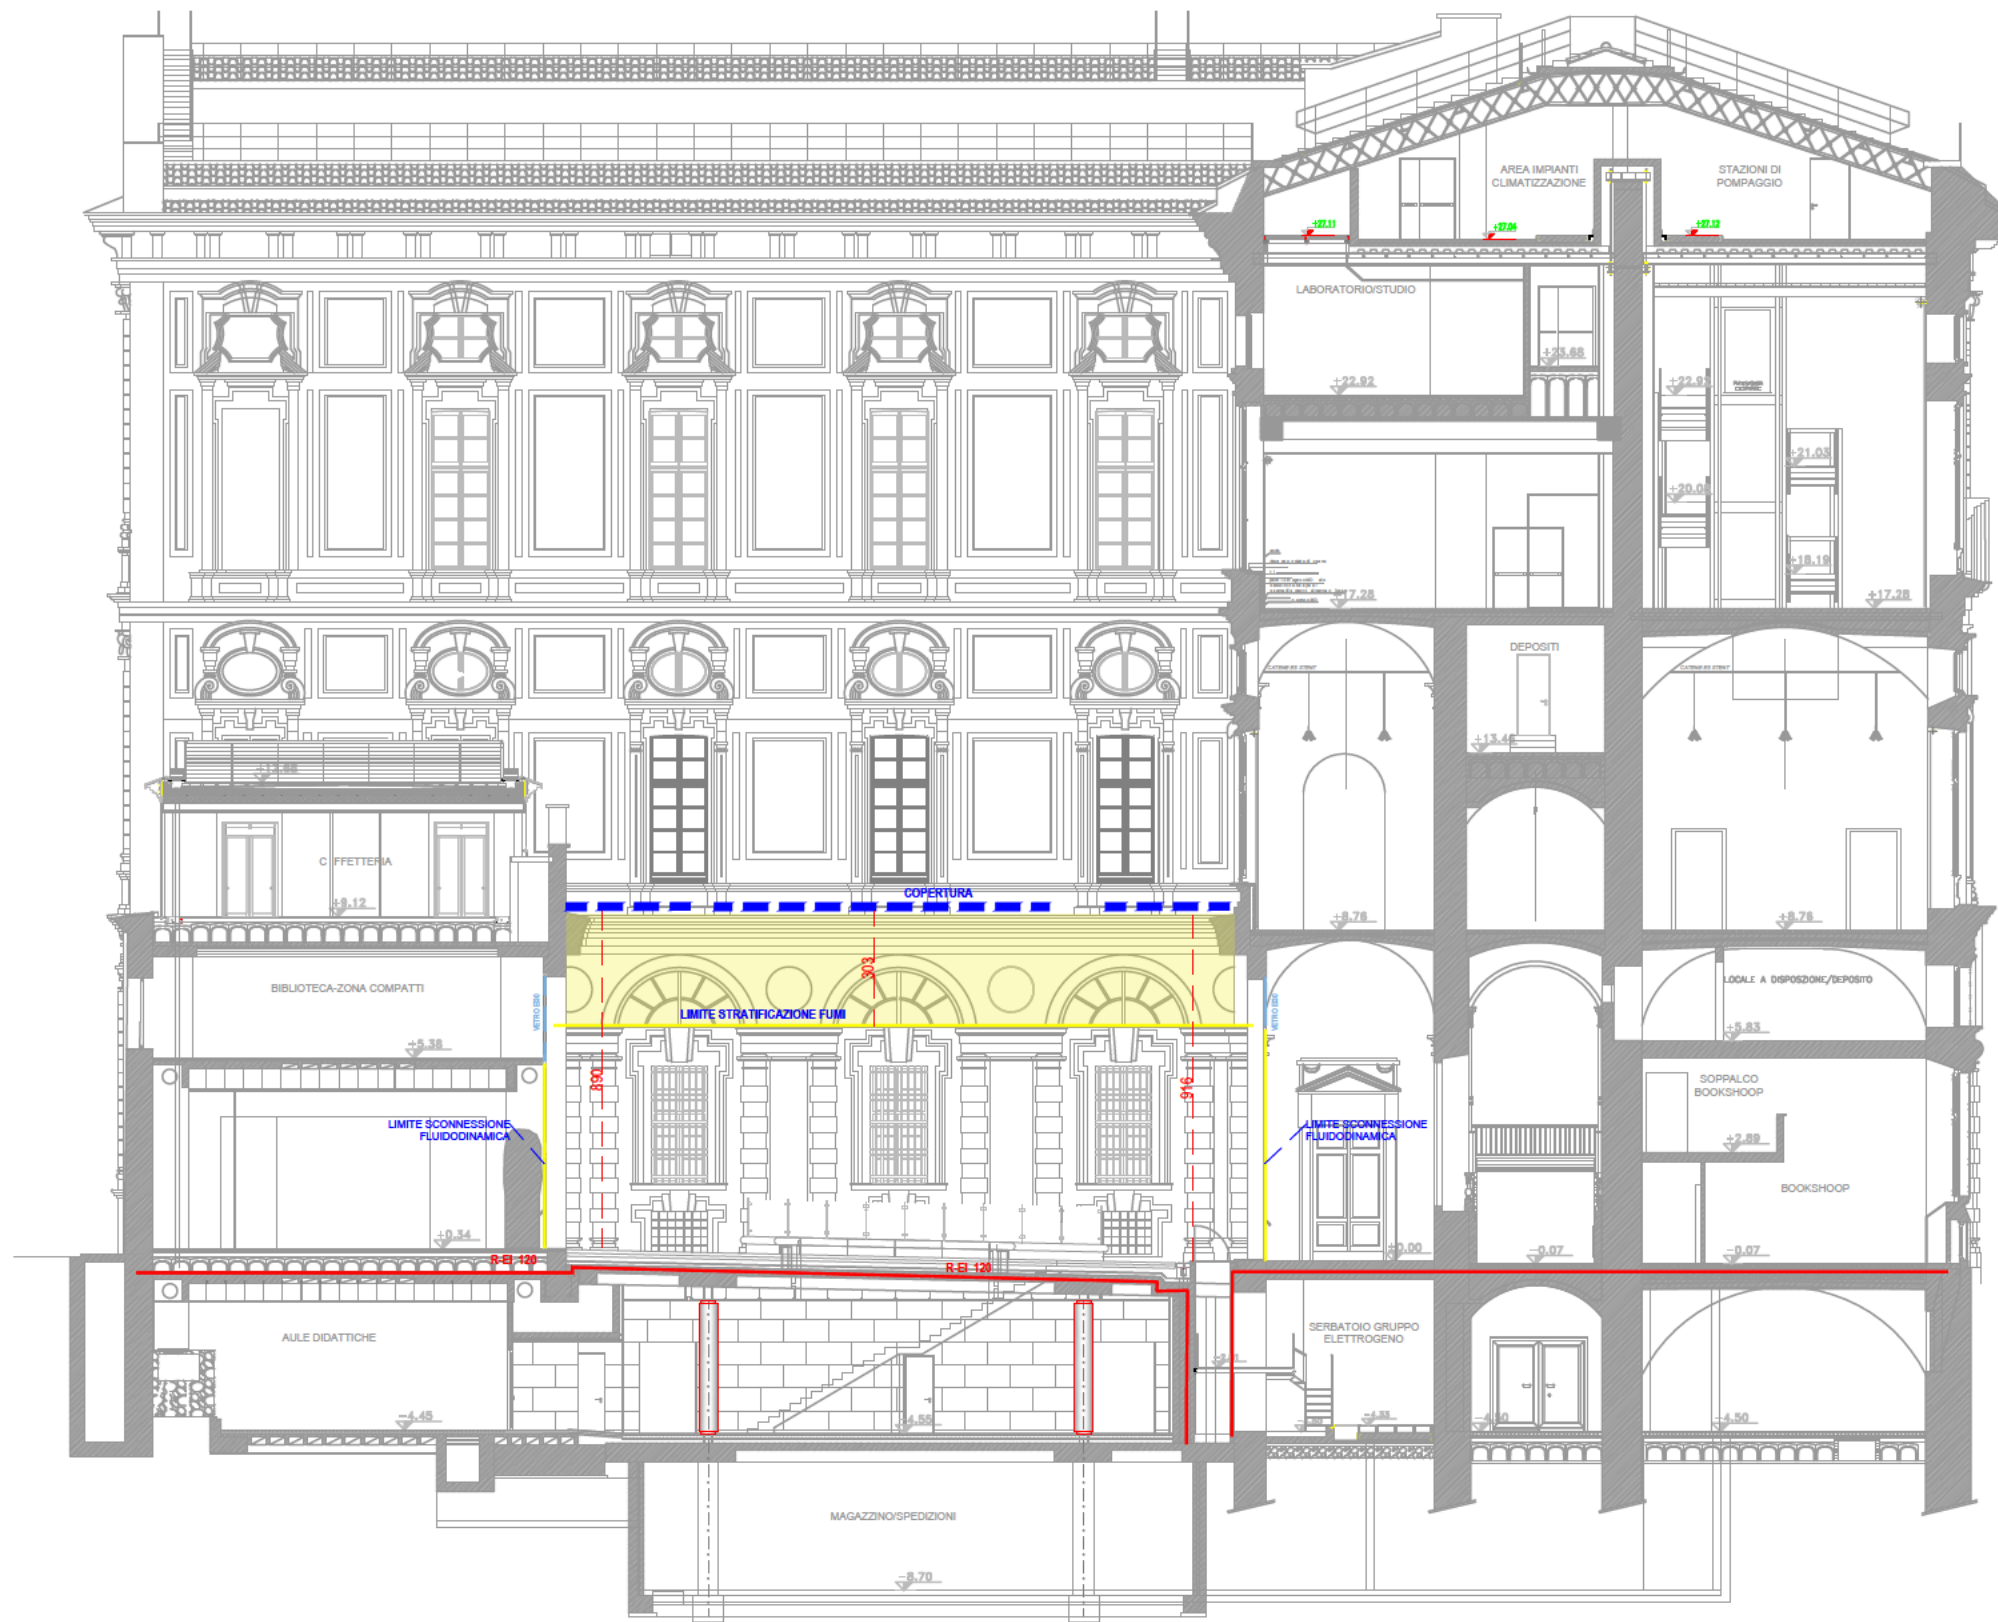

SEZIONE 6-6

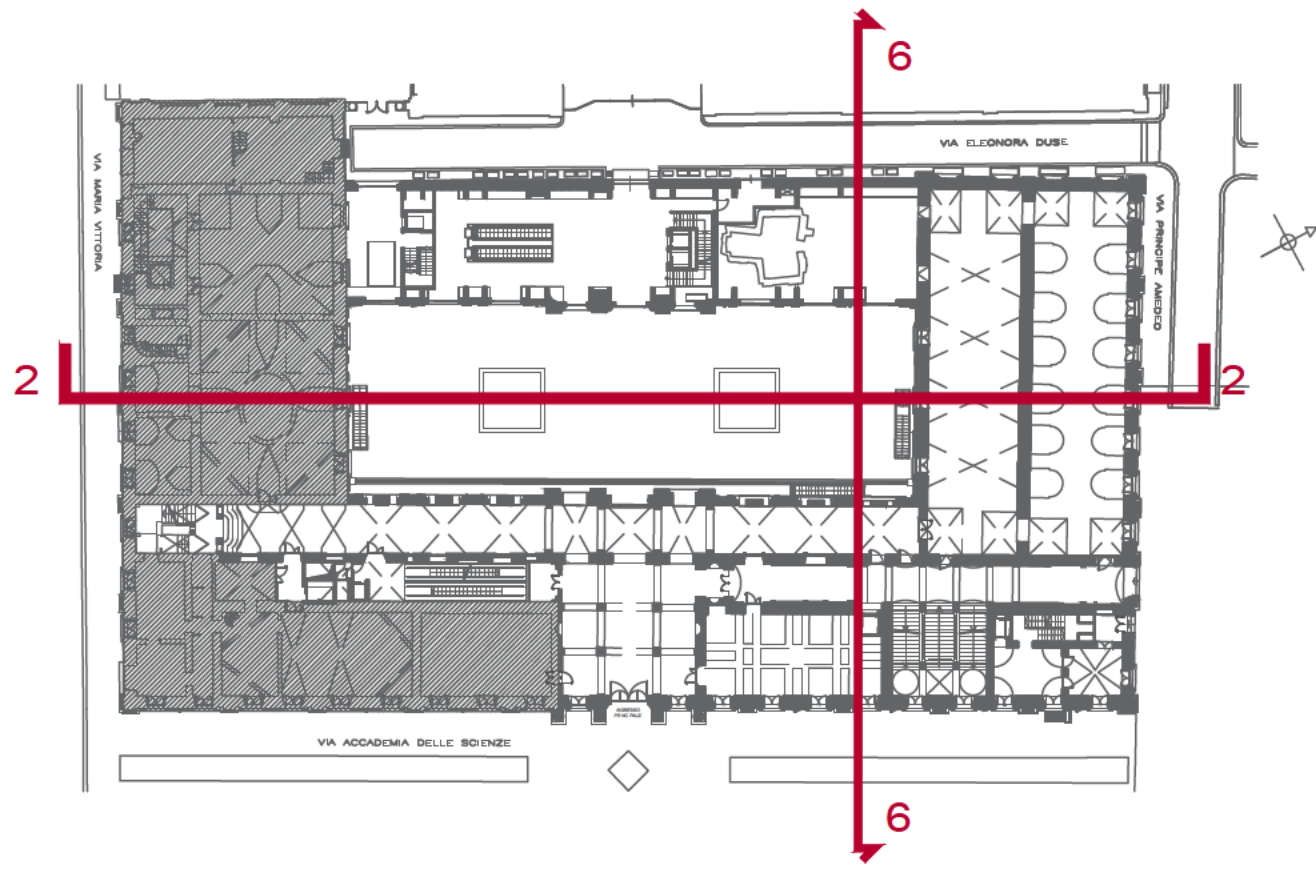

SEZIONE 2-2

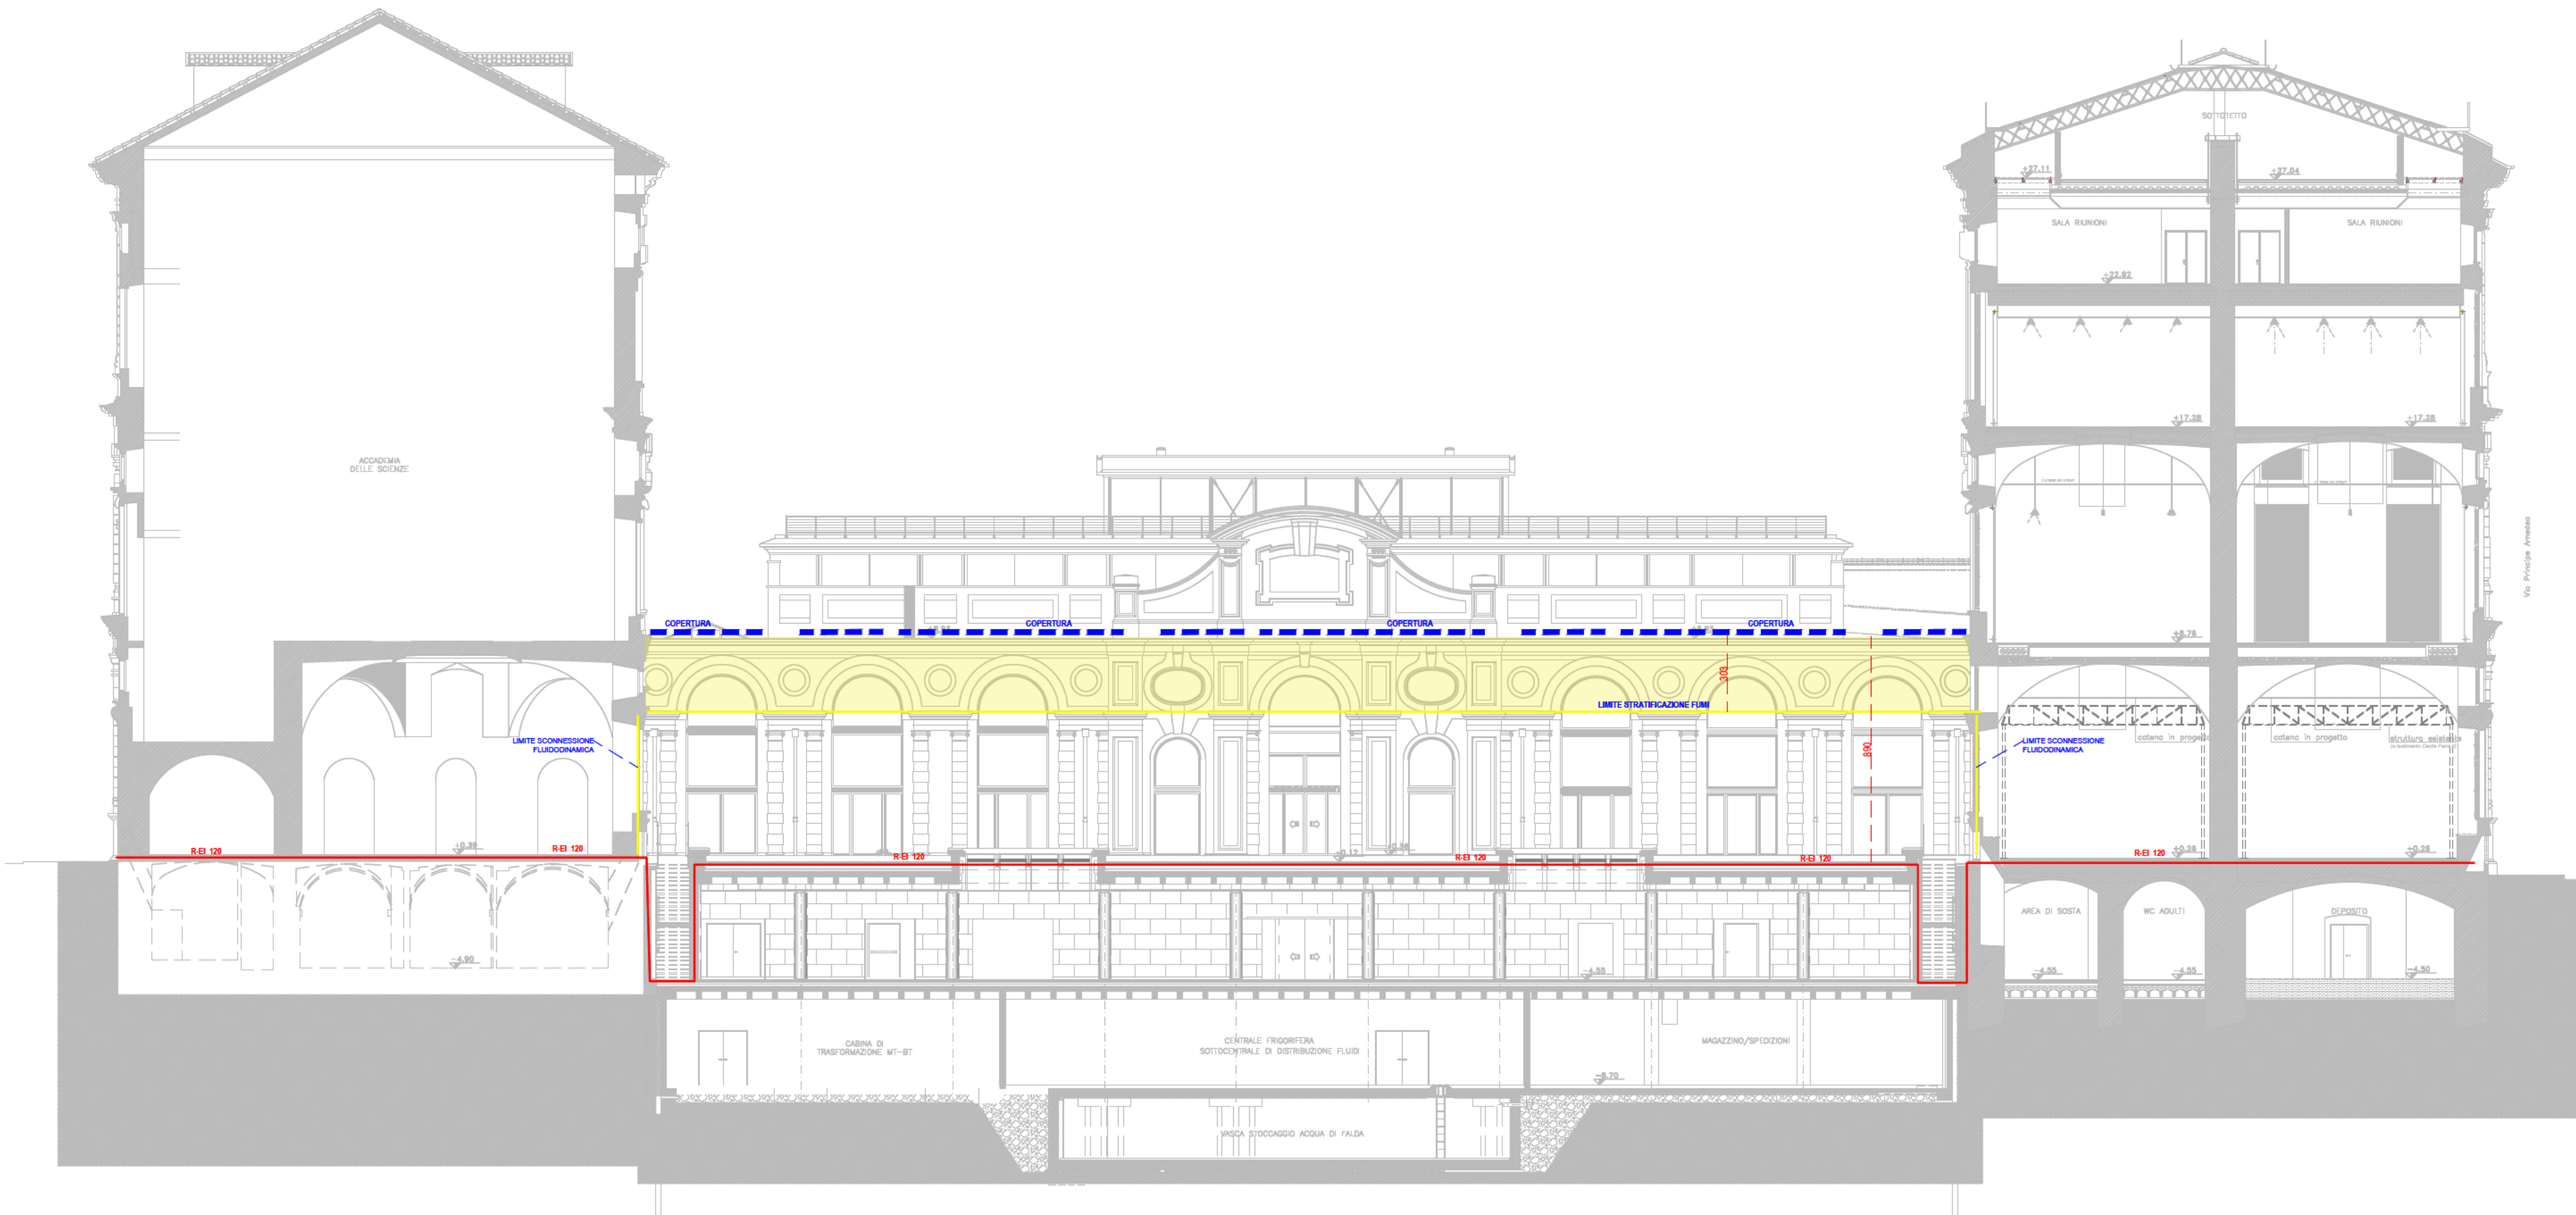

GA*ENGINEERING Torino Milano Roma Catania
Via Assietta, 17 - 10128 Torino
+39 011 0566426
+39 011 0432005
info@gae-engineering.com
segreteria@pec.gae-engineering.com
www.gae-engineering.com

MUSEO EGIZIO
Via Accademia delle Scienze - Torino



COMMITTEE FONDAZIONE MUSEO DELLE
ANTICHITA' EGIZIE DI TORINO

PROGETTO  (Dir. Tecnico)
Ing. G. G. Amaro
(Progettista)
Ing. G. G. Amaro
01 10 5228V

AMBITO NULLA OSTA DI FATTIBILITA' LIVELLO STUDIO
FATTIBILITA'

ELABORATO SEZIONI N. 09

DATA 27/02/2022 SCALA 1:200

REV	DESCRIZIONE	REDATTO	CONTROLLATO	APPROVATO		
01	Prima emissione	EVU	MCA	GGA		
03	-- --					
settore commessa GA* liv. prog. tipo documento livello/piano n° elaborato rev.						
AN	22GAeAN001	SF	SEZ	--	09	01

E' vietata la riproduzione, in qualunque modo e forma, in tutto o in parte del documento senza l'autorizzazione di GAE Engineering.
Non può essere utilizzato per scopi diversi da quelli disciplinati dal contratto tra GAE ed il suo Cliente.